

ZESTAWIENIE POMIESZCZEŃ

| Numer pom. | Nazwa pomieszczenia | Materiał posadzki |
|------------|---------------------|-------------------|
| 01 | Świetlica | plytki ceramiczne |
| 02 | Magazyn | plytki ceramiczne |
| 03 | Piwnica | plytki ceramiczne |
| 04 | Korytarz | plytki ceramiczne |
| 05 | Sklepik | plytki ceramiczne |
| 06 | Kotłownia gazowa | plytki ceramiczne |

LEGENDA:


INSTALACJA WODOCIĄGOWA


Piony wodoc. parter/piętro prowadzić w bruzdach
 Podejścia pod urządzenia prowadzić w bruzdach

- BU - bateria umywalkowa
- BW - bateria wannowa
- BB - bateria bidetowa
- BZ - bateria zlewozmywakowa
- ZC - zawór czerpalny
- ZP - zawór płuczki
- ZP - zawór pisuaru

- PP40/32 Proj. instalacja wodoc. do wymiany-wz
- Cu22 Proj. instalacja wodociągowa-woda zimna
- Cu18 Proj. instalacja wodociągowa-woda ciepła
- RSO#32 Proj. instalacja wodociągowa-cyrkulacja
- Proj. instalacja P.Poz.
- Istn. instalacja wodociągowa

| | | |
|--|---|----------------|
| PF Computer Technology 64-030 Śmigiel, ul. Matejki 8, tel./fax (0-65) 518-02-72 | | |
| Objekt: | Przebudowa budynku szkolnego na zespół przychodni | |
| Lokalizacja: | ul. Mickiewicza 2, Śmigiel, działka nr 509 | |
| Inwestor: | SP ZOZ w Kościanie, ul. Szpitalna 7, 64-000 Kościan | |
| Temat: | Rzut piwnic - instalacja kanalizacyjna | |
| Projektant: | inż. Marian Fęglerki upr.bud. proj. w spec. instal-inż. w zakr. instalacji i sieci sanitarnych nr 60/76/Lo, 706/85/Lo, 1278/89/Lo Członek WIIB nr ew. WKP/IS/0972/01 ul. Szkolna 8; 64-030 Śmigiel | Skala 1:100 |
| Asystent: | mgr inż. Piotr Fęglerki | NR RYS. 1 |
| Data: | wrzesień 2011 | |

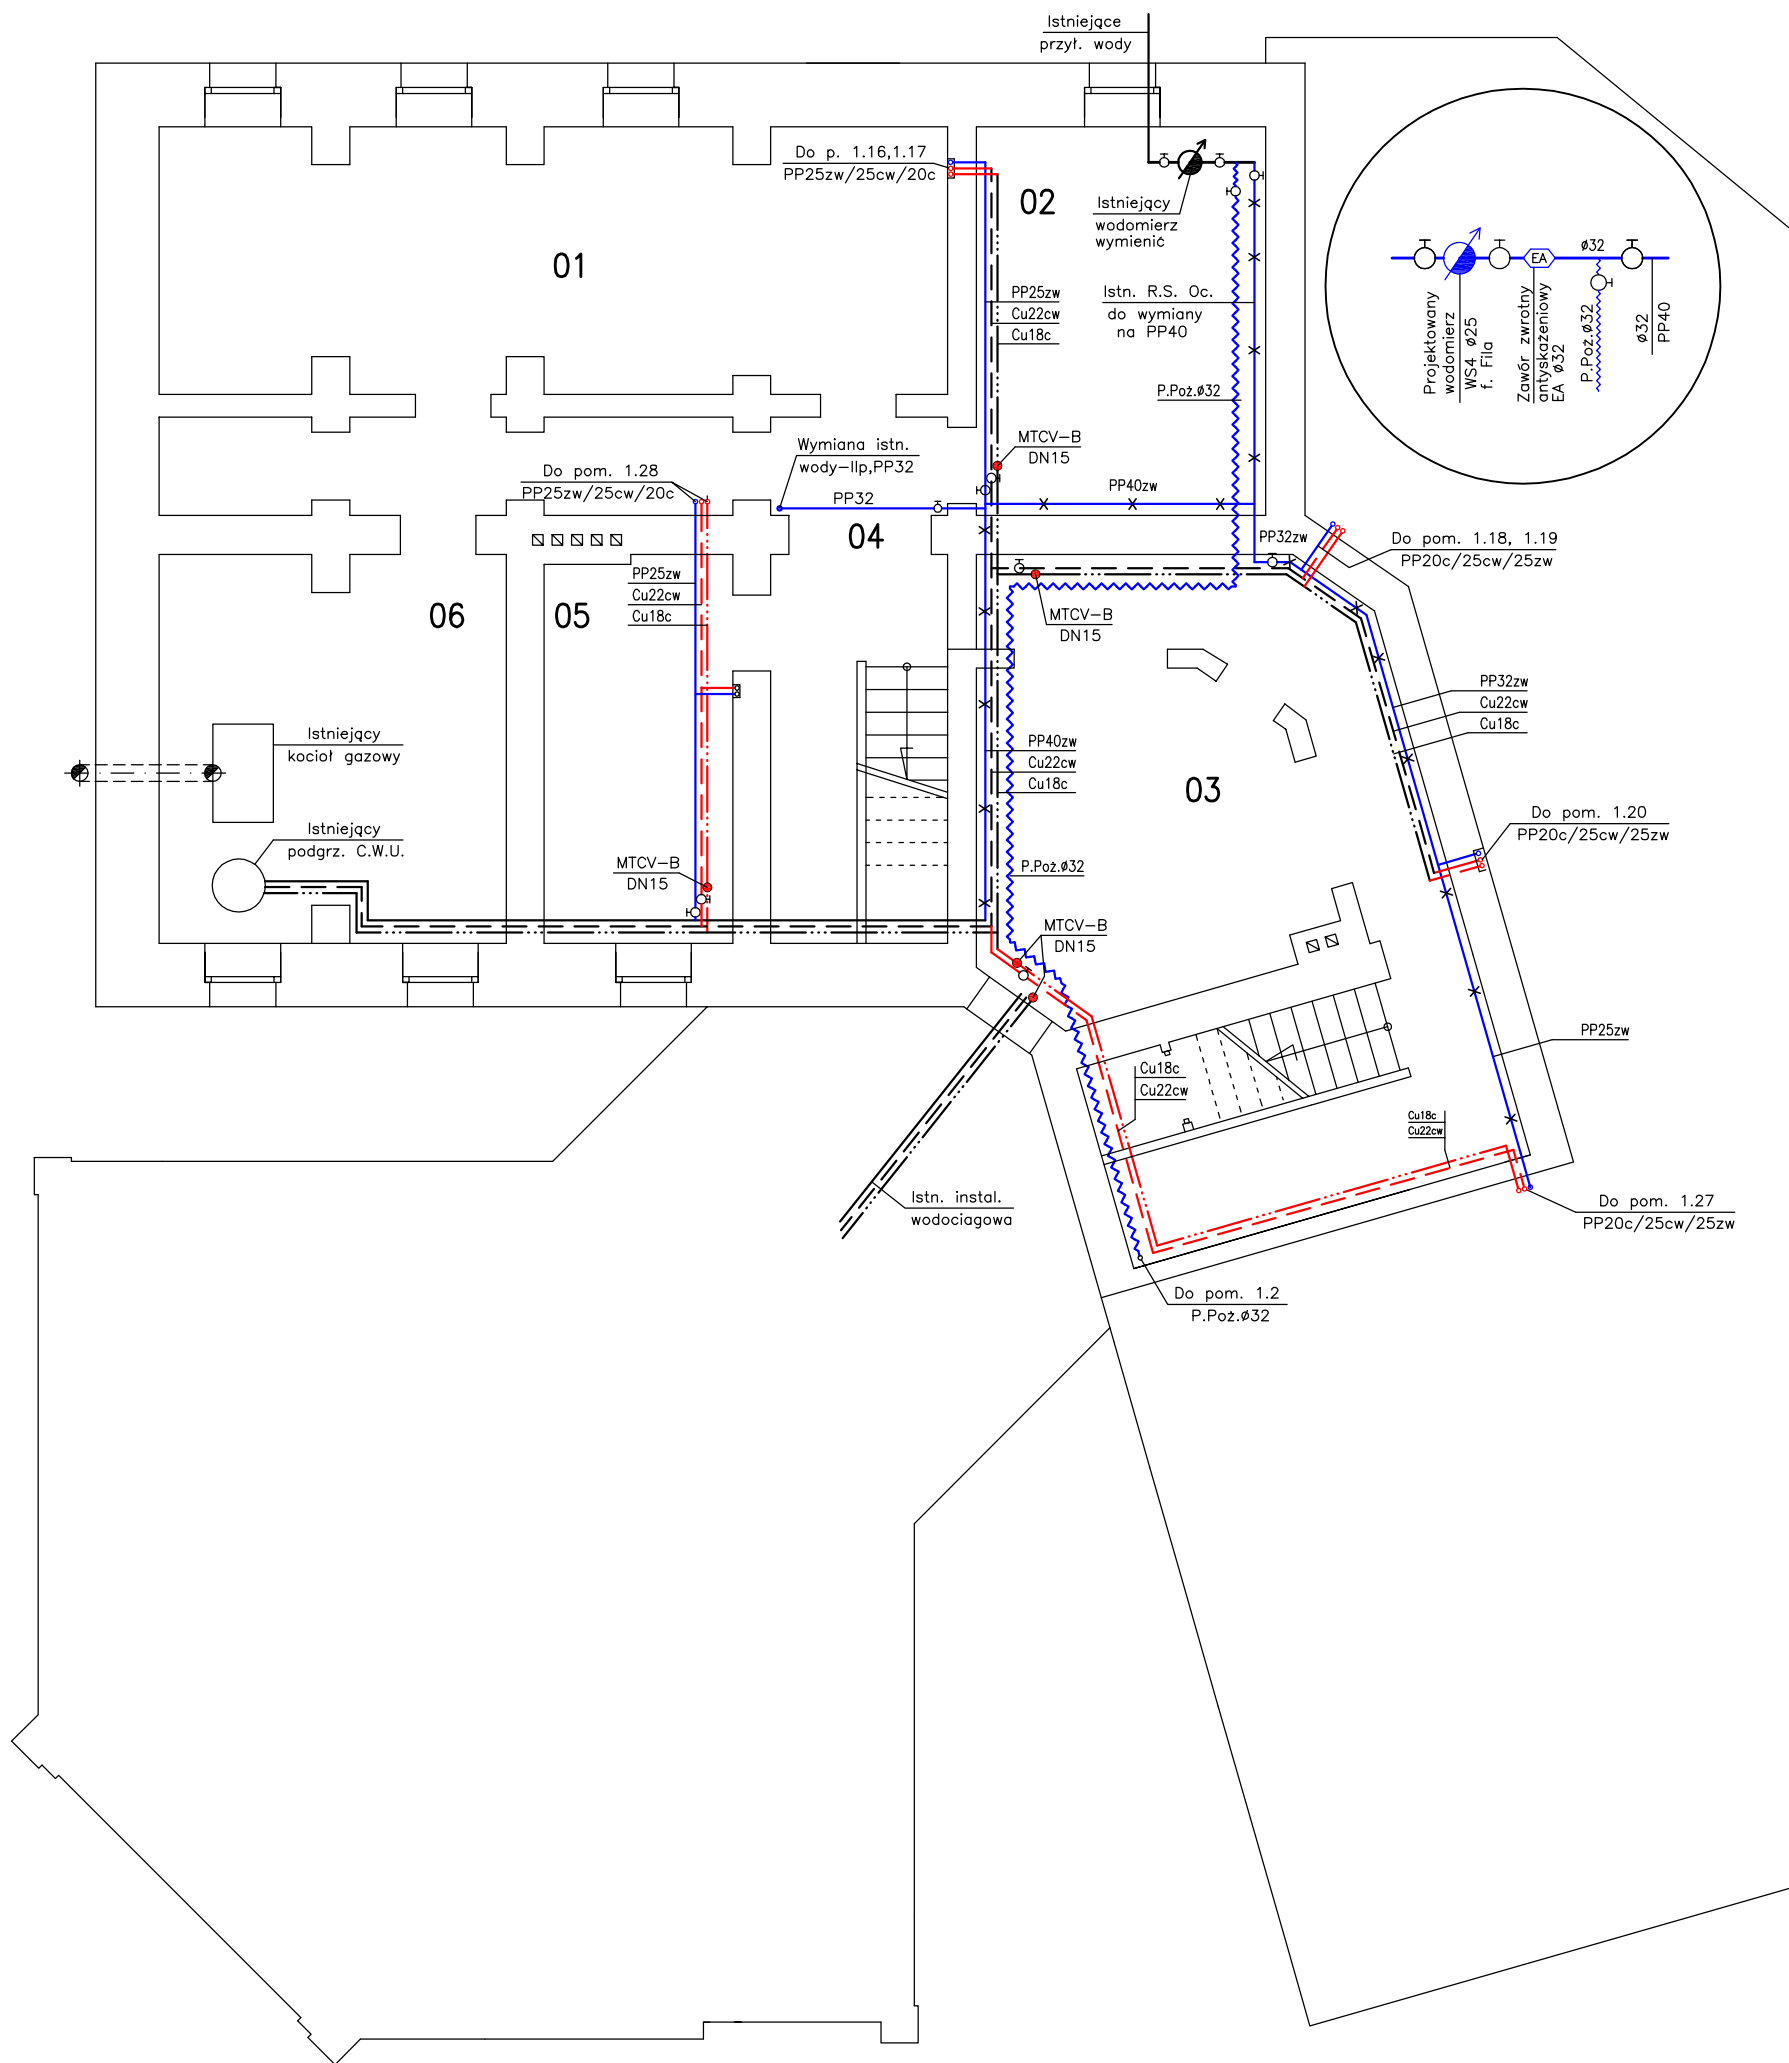

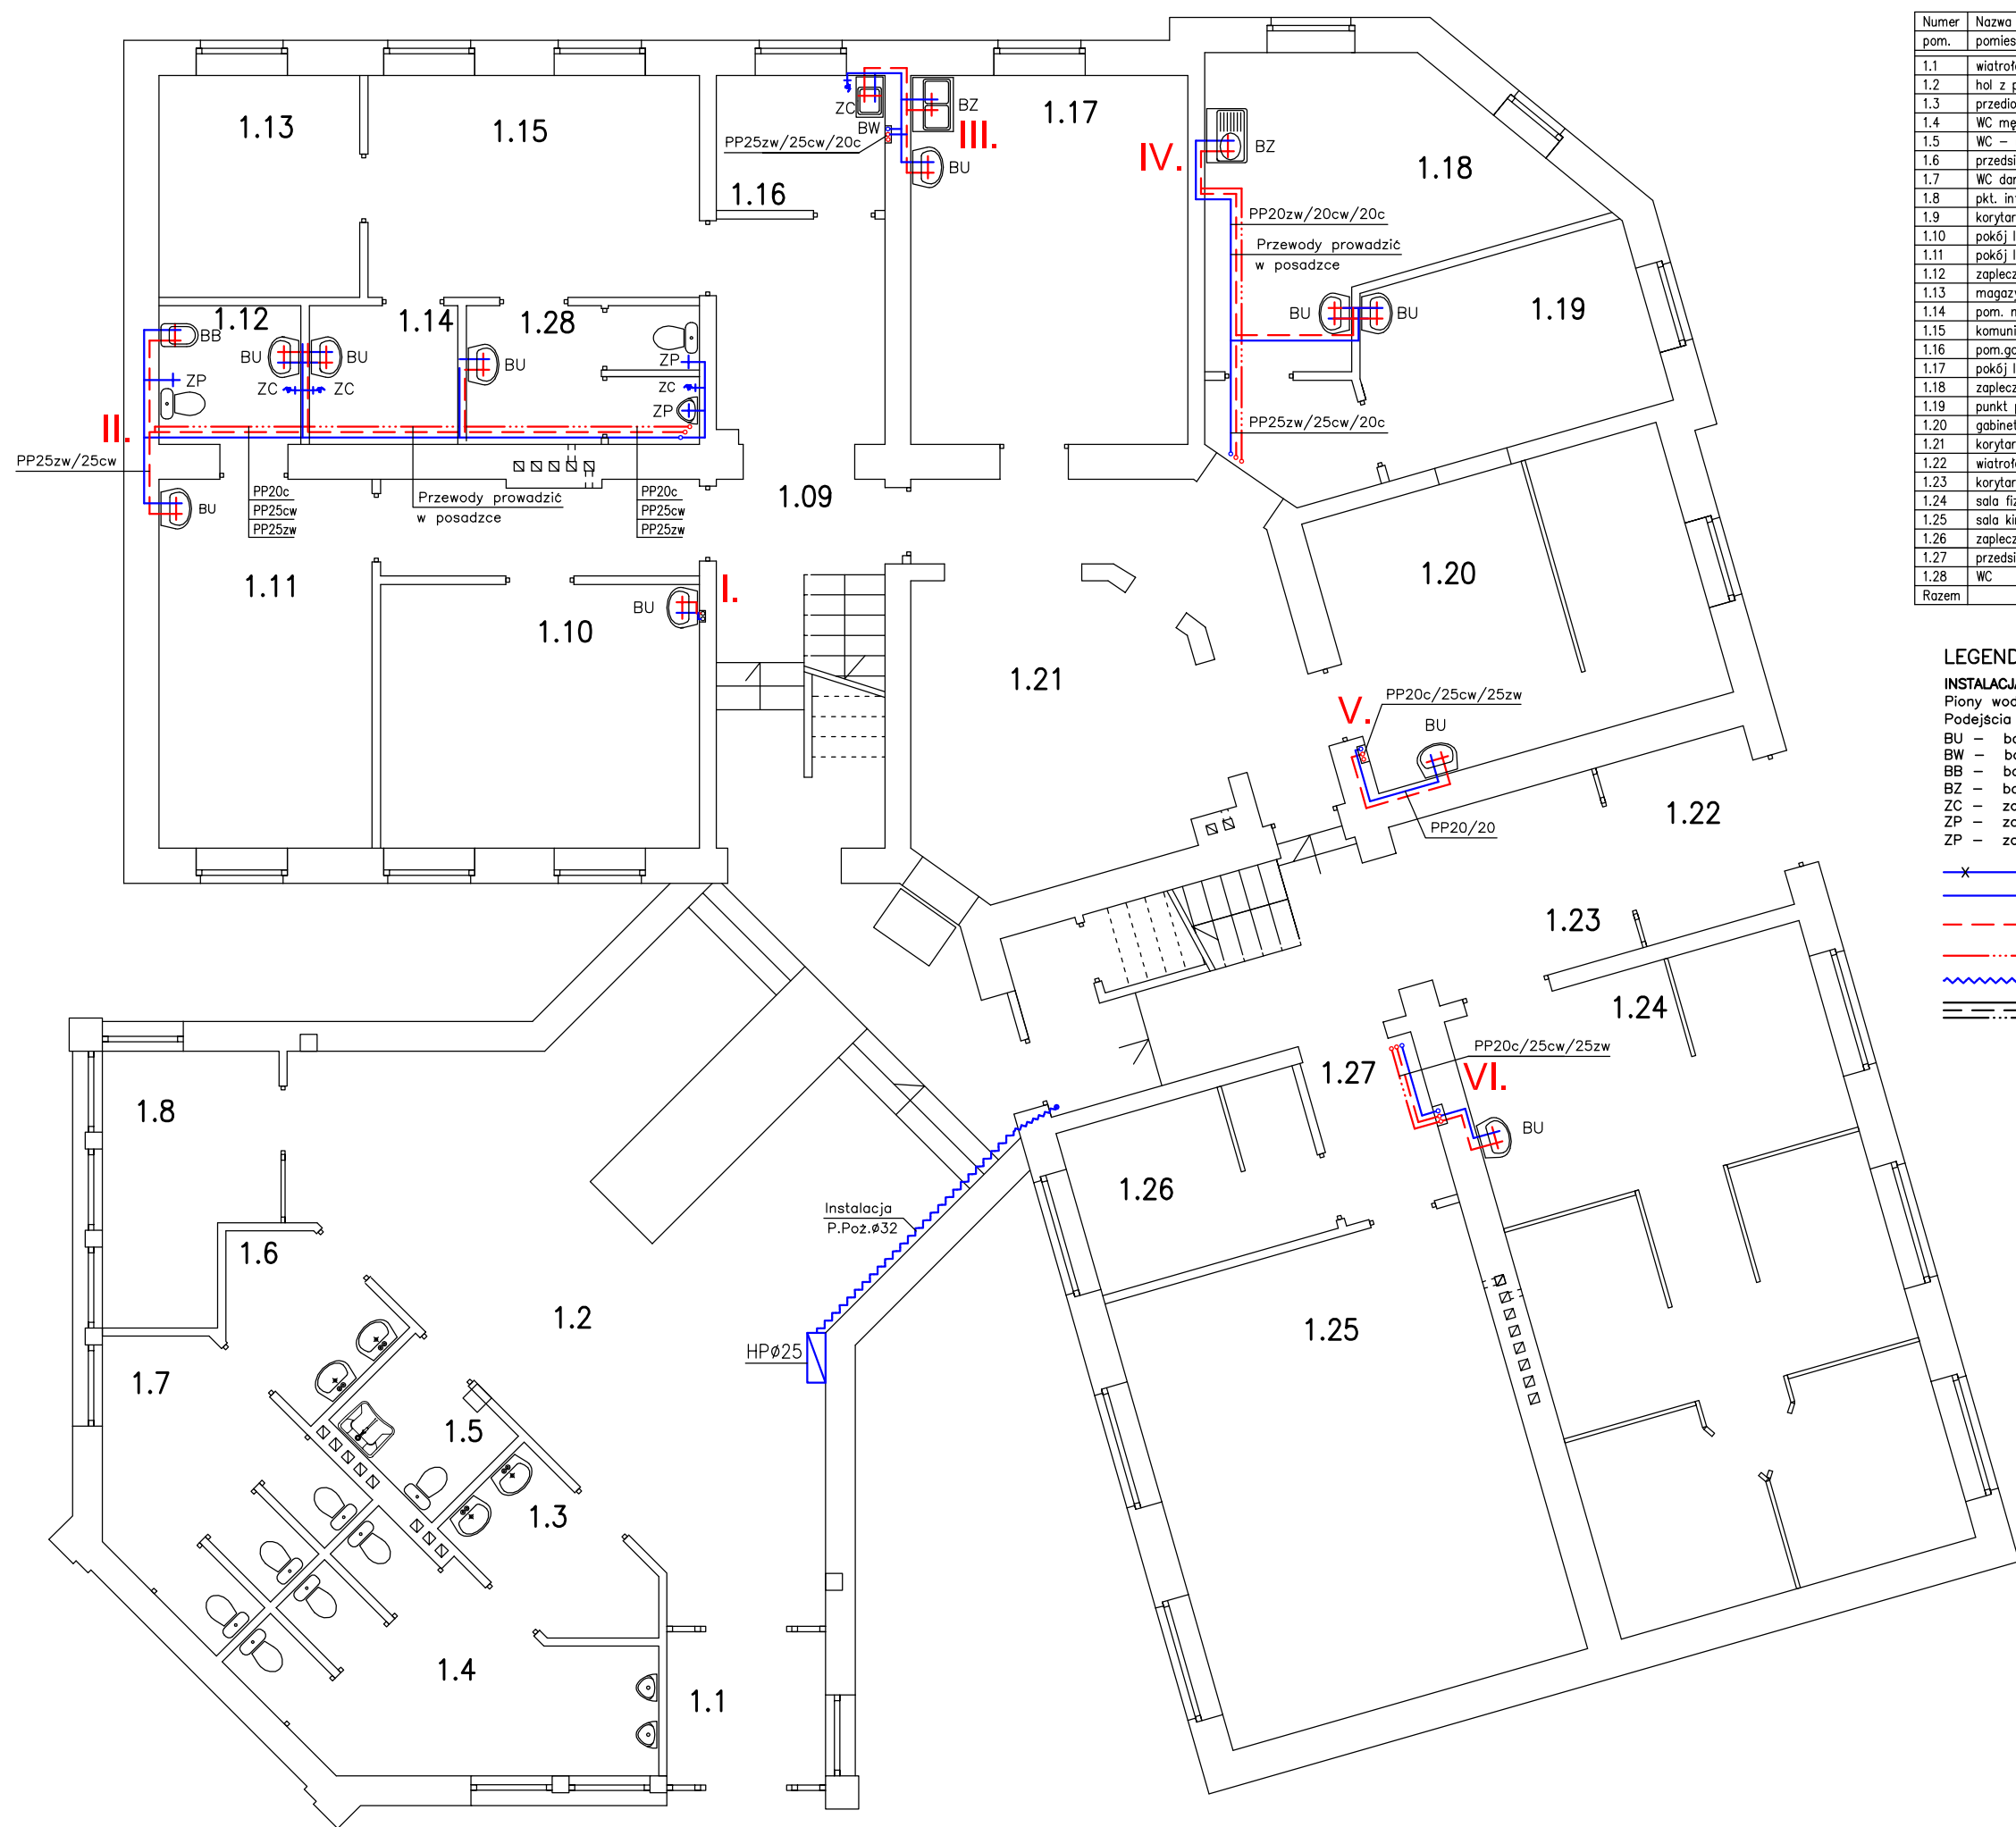

ZESTAWIENIE POMIESZCZEŃ

| Numer pom. | Nazwa pomieszczenia |
|------------|---------------------------------|
| 1.1 | wiatrołap 1 |
| 1.2 | hol z poczekalnią |
| 1.3 | przedsiónek WC |
| 1.4 | WC męski |
| 1.5 | WC - niepełnosprawni |
| 1.6 | przedsiónek WC |
| 1.7 | WC damski |
| 1.8 | pkt. informacyjno-rejestracyjny |
| 1.9 | korytarz 1 |
| 1.10 | pokój lekarski 1 |
| 1.11 | pokój lekarski 2 |
| 1.12 | zaplecze sanitarne |
| 1.13 | magazyn czystej bielizny |
| 1.14 | pom. na odpady medyczne |
| 1.15 | komunikacja |
| 1.16 | pom.gosp.z aneksem |
| 1.17 | pokój lekarski 3 |
| 1.18 | zaplecze socjalno-szatniowe |
| 1.19 | punkt poboru krwi |
| 1.20 | gabinet masażu |
| 1.21 | korytarz z poczekalnią |
| 1.22 | wiatrołap 2 |
| 1.23 | korytarz 2 |
| 1.24 | sala fizykoterapii |
| 1.25 | sala kinezyterapii |
| 1.26 | zaplecze szatniowe kinezyter. |
| 1.27 | przedsiónek |
| 1.28 | WC |
| Razem | |

ZESTAWIENIE WYPOSAŻENIA

| | |
|----|---|
| 1 | - muszla klozetowa |
| 2 | - bidet |
| 3 | - umywalka |
| 4 | - suszarka/podajnik ręczników |
| 5 | - pojemnik na zużyte ręczniki |
| 6 | - punkt czerpania wody 1/2" |
| 7 | - zlewozmywak |
| 8 | - krzesło |
| 9 | - krzesło zespolone |
| 10 | - fotel biurowy |
| 11 | - stół |
| 12 | - blat/szafka kuchenna z wyposażeniem |
| 13 | - szafka odzieży roboczej |
| 14 | - szafa gospodarcza |
| 15 | - szafka odzieży zewnętrznej |
| 16 | - szafa na brudne ręczniki |
| 17 | - szafa na czyste ręczniki |
| 18 | - waga osobowa - lekarska ze wzrostomierzem |
| 19 | - negatoskop L-110 |
| 20 | - biurko lekarskie |
| 21 | - biurka/biut biurowy z zabudową |
| 22 | - parawan |
| 23 | - fotel ginekologiczny |
| 24 | - krzesło obrotowe |
| 25 | - ławka |
| 26 | - stolik do narzędzi SNHL-01 |
| 27 | - aparat do elektrochirurgii |
| 28 | - stolik na leki podręczne |
| 29 | - szafa lekarska na leki i opatrunki |
| 30 | - stolik zabiegowy-asystor |
| 31 | - szafka z blatem laminowanym |
| 32 | - autoklaw medyczny |
| 33 | - kozetka do badań 80x200 |
| 34 | - lodówka |
| 35 | - zasobnik na zestaw przeciwiwstrząsowy |
| 36 | - pojemnik na odpady |
| 37 | - szafa kartotekowa |
| 38 | - wieszak ścienny odzieży zewnętrznej |
| 39 | - szafka 40x40 cm |
| 40 | - parawan |
| 41 | - lampa bakteriobójcza |
| 42 | - szafa na jednorozowy sprzęt medyczny |
| 43 | - pisuar |

LEGENDA:

INSTALACJA WODOCIĄGOWA

Piony wodoc. parter/piętro prowadzić w brzdach
 Podejścia pod urządzenia prowadzić w brzdach
 BU - bateria umywalkowa
 BW - bateria wannowa
 BB - bateria bidetowa
 BZ - bateria zlewozmywakowa
 ZC - zawór czerpalny
 ZP - zawór płuczki
 ZP - zawór pisuaru

| | |
|-------------------|--|
| — x — x — x — x — | Proj. instalacja wodoc. do wymiany-wz |
| — — — — — | Proj. instalacja wodociągowa-woda zimna |
| — — — — — | Proj. instalacja wodociągowa-woda ciepła |
| — — — — — | Proj. instalacja wodociągowa-cyrkulacja |
| — — — — — | Proj. instalacja P.Poz. |
| — — — — — | Istn. instalacja wodociągowa |

| | | | |
|---|--|--|--------------|
| PF Computer Technology 64-030 Śmigiel, ul.Matejki 8, tel./fax (0-65) 518-02-72 | | Skala 1:100 | NR RYS. 2 |
| Obiekt: | Przebudowa budynku szkolnego na zespół przychodni | inż. Marian Feglarski upr.bud. proj. w spec. instal-inz. w zakr. instalacji i sieci sanitarnych nr 60/76/Lo, 706/85/Lo, 1278/89/Lo Członek WzIB nr ew. WKP/IS/0972/01 ul.Szkolna 8; 64-030 Śmigiel mgr inż. Piotr Feglarski wrzesień 2011 | |
| Lokalizacja: | ul. Mickiewicza 2, Śmigiel, działka nr 509 | | |
| Inwestor: | SP ZOZ w Kościanie, ul. Szpitalna 7, 64-000 Kościan | | |
| Temat: | Rzut parteru - instalacja wodociągowa | | |
| Projektant: | upr.bud. proj. w spec. instal-inz. w zakr. instalacji i sieci sanitarnych nr 60/76/Lo, 706/85/Lo, 1278/89/Lo | | |
| Asystent: | mgr inż. Piotr Feglarski | | |
| Data: | | | |

ZESTAWIENIE POMIESZCZEŃ

| Numer pom. | Nazwa pomieszczenia | Materiał posadzki |
|------------|---------------------|-------------------|
| 01 | Świetlica | plytki ceramiczne |
| 02 | Magazyn | plytki ceramiczne |
| 03 | Piwnica | plytki ceramiczne |
| 04 | Korytarz | plytki ceramiczne |
| 05 | Sklepik | plytki ceramiczne |
| 06 | Kotłownia gazowa | plytki ceramiczne |

LEGENDA:


INSTALACJA KANALIZACYJNA

Piony kanał. parter/piętro prowadzić w brzdach

Podjeścia pod urządzenia prowadzić w brzdach

PVC110 i=3,0%

Proj. kanalizacja sanitarna

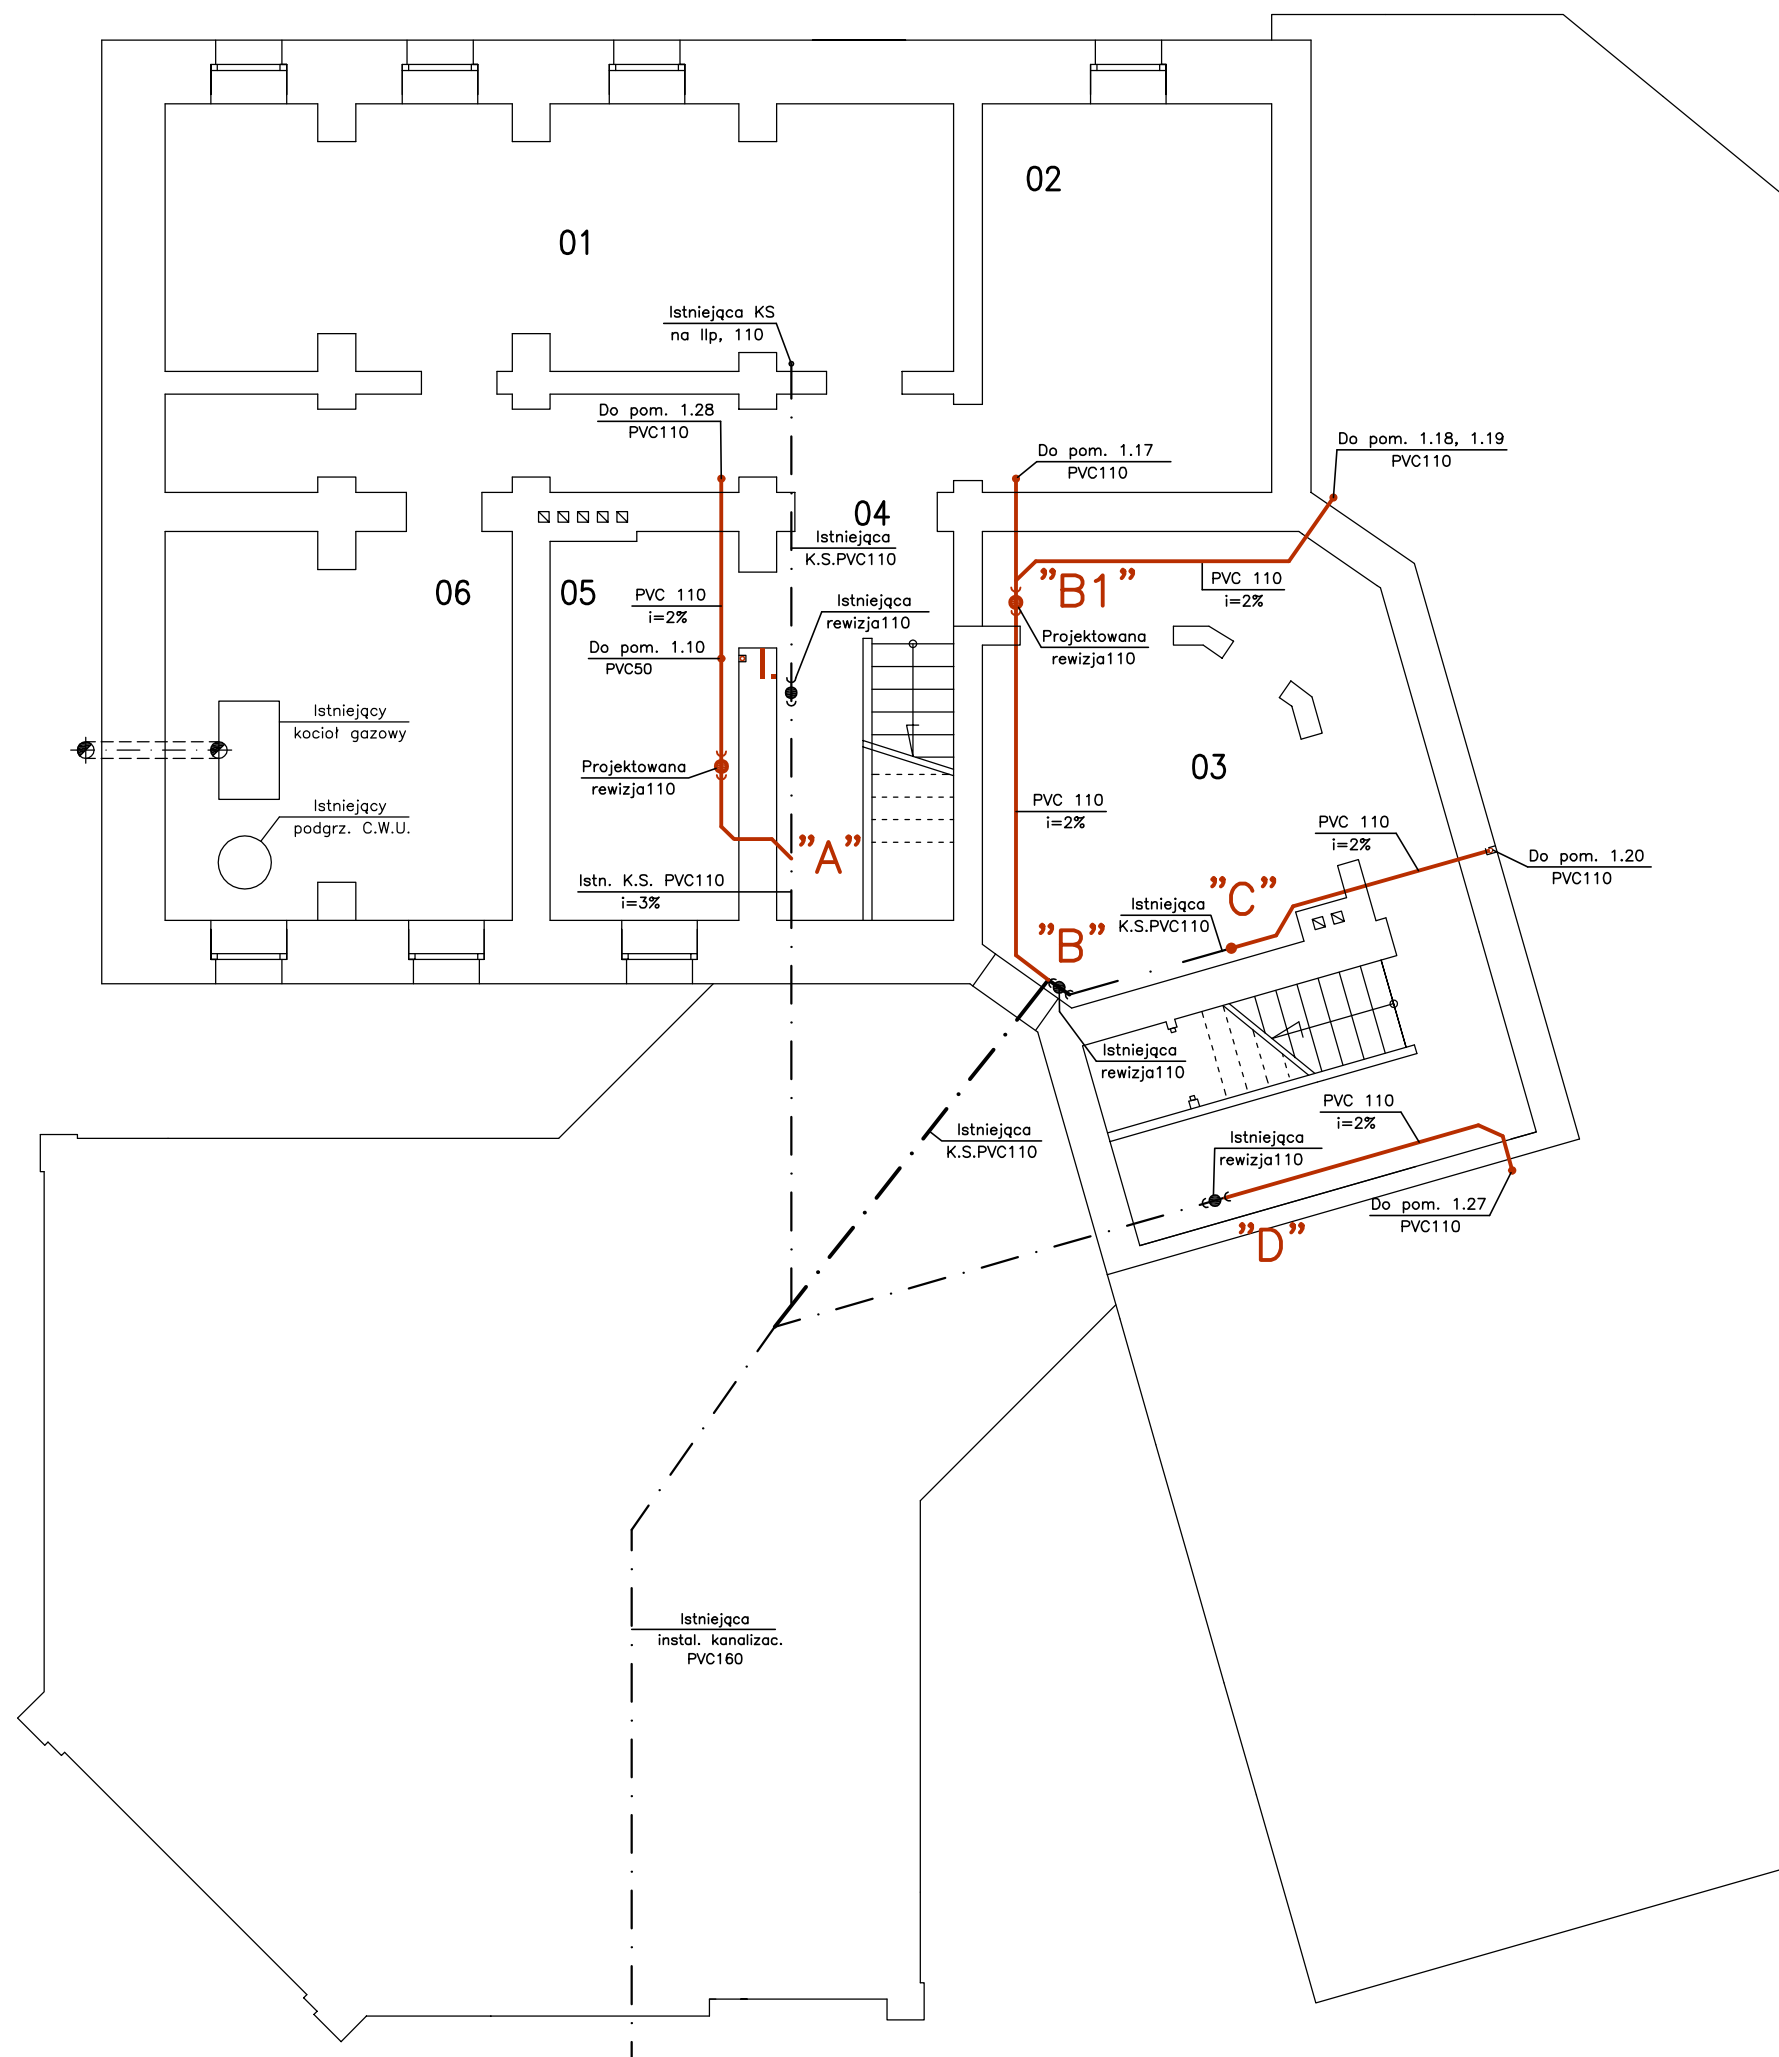

| | |
|---|---|
| PF Computer Technology 64-030 Śmigiel, ul.Matejki 8, tel./fax (0-65) 518-02-72 | |
| Obiekt: | Przebudowa budynku szkolnego na zespół przychodni |
| Lokalizacja: | ul. Mickiewicza 2, Śmigiel, działka nr 509 |
| Inwestor: | SP ZOZ w Kościanie, ul. Szpitalna 7, 64-000 Kościan |
| Temat: | Rzut piwnic – instalacja kanalizacyjna |
| Projektant: | inż. Marian Fęglerski upr.bud. proj. w spec. instal-inż. w zakr. instalacji i sieci sanitarnych nr 60/76/Lo, 706/85/Lo, 1278/89/Lo Członek WIIB nr ew. WKP/IS/0972/01 ul.Szkolna 8; 64-030 Śmigiel |
| Asystent: | mgr inż. Piotr Fęglerski |
| Data: | wrzesień 2011 |
| Skala 1:100 | |
| NR RYS. 3 | |



ZESTAWIENIE POMIESZCZEŃ

| Numer pom. | Nazwa pomieszczenia |
|------------|---------------------------------|
| 1.1 | wiatrołap 1 |
| 1.2 | hol z poczekalnią |
| 1.3 | przedsiónek WC |
| 1.4 | WC męski |
| 1.5 | WC – niepełnosprawni |
| 1.6 | przedsiónek WC |
| 1.7 | WC damski |
| 1.8 | pkt. informacyjno-rejestracyjny |
| 1.9 | korytarz 1 |
| 1.10 | pokój lekarski 1 |
| 1.11 | pokój lekarski 2 |
| 1.12 | zaplecze sanitarne |
| 1.13 | magazyn czystej bielizny |
| 1.14 | pom. na odpady medyczne |
| 1.15 | komunikacja |
| 1.16 | pom.gosp.z aneksem |
| 1.17 | pokój lekarski 3 |
| 1.18 | zaplecze socjalno-szatniowe |
| 1.19 | punkt poboru krwi |
| 1.20 | gabinet masażu |
| 1.21 | korytarz z poczekalnią |
| 1.22 | wiatrołap 2 |
| 1.23 | korytarz 2 |
| 1.24 | sala fizykoterapii |
| 1.25 | sala kinezyterapii |
| 1.26 | zaplecze szatniowe kinezyter. |
| 1.27 | przedsiónek |
| 1.28 | WC |
| Razem | |

ZESTAWIENIE WYPOSAŻENIA

- 1 – muszla klozetowa
- 2 – bidet
- 3 – umywalka
- 4 – suszarka/podajnik ręczników
- 5 – pojemnik na zużyte ręczniki
- 6 – punkt czerpania wody 1/2"
- 7 – zlewozmywak
- 8 – krzesło
- 9 – krzesło zespolone
- 10 – fotel biurowy
- 11 – stół
- 12 – blat/szafka kuchenna z wyposażeniem
- 13 – szafka odzieży roboczej
- 14 – szafa gospodarcza
- 15 – szafka odzieży zewnętrznej
- 16 – szafa na brudne ręczniki
- 17 – szafa na czyste ręczniki
- 18 – waga osobowa – lekarska ze wzrostomierzem
- 19 – negatoskop L-110
- 20 – biurko lekarskie
- 21 – biurko/biurko z zabudową
- 22 – parawan
- 23 – fotel ginekologiczny
- 24 – krzesło obrotowe
- 25 – ławka
- 26 – stół do narzędzi SNHL-01
- 27 – aparat do elektrochirurgii
- 28 – stół na leki podręczne
- 29 – szafa lekarska na leki i opatrunki
- 30 – stółk zabiegowy-asystor
- 31 – szafka z blatem laminowanym
- 32 – autoklaw medyczny
- 33 – kozetka do badań 80x200
- 34 – lodówka
- 35 – zasobnik na zestaw przeciwwstrząsowy
- 36 – pojemnik na odpady
- 37 – szafa kartotekowa
- 38 – wieszak ścienny odzieży zewnętrznej
- 39 – szafka 40x40 cm
- 40 – parawan
- 41 – lampa bakteriobójcza
- 42 – szafa na jednorazowy sprzęt medyczny
- 43 – pisuar

LEGENDA:

INSTALACJA KANALIZACYJNA
 Piony kan. parter/piętro prowadzić w brzdach
 Podejścia pod urządzenia prowadzić w brzdach
 PVC110 i=3,0% Proj. kanalizacja sanitarna

| | | | |
|---|---|----------------|--------------|
| PF Computer Technology 64-030 Śmigiel, ul.Matejki 8, tel./fax (0-65) 518-02-72 | | Skala 1:100 | NR RYS. 4 |
| Obiekt: | Przebudowa budynku szkolnego na zespół przychodni | | |
| Lokalizacja: | ul. Mickiewicza 2, Śmigiel, działka nr 509 | | |
| Inwestor: | SP ZOZ w Kościanie, ul. Szpitalna 7, 64-000 Kościan | | |
| Temat: | Rzut parteru – instalacja kanalizacyjna | | |
| Projektant: | inz. Marian Feglarski upr.bud. proj. w spec. instal-inz. w zakr. instalacji i sieci sanitarnych nr 60/76/Lo, 706/85/Lo, 1278/89/Lo Członek WzIB nr ew. WKP/IS/0972/01 ul.Szkolna 8; 64-030 Śmigiel | | |
| Asystent: | mgr inż. Piotr Feglarski | | |
| Data: | wrzesień 2011 | | |



ZESTAWIENIE POMIESZCZEŃ




| Numer pom. | Nazwa pomieszczenia |
|------------|---------------------------------|
| 1.1 | wiatrotrap 1 |
| 1.2 | hol z poczekalnią |
| 1.3 | przedsiónek WC |
| 1.4 | WC męski |
| 1.5 | WC – niepełnosprawni |
| 1.6 | przedsiónek WC |
| 1.7 | WC damski |
| 1.8 | pkt. informacyjno-rejestracyjny |
| 1.9 | korytarz 1 |
| 1.10 | pokój lekarski 1 |
| 1.11 | pokój lekarski 2 |
| 1.12 | zaplecze sanitarne |
| 1.13 | magazyn czystej bielizny |
| 1.14 | pom. na odpady medyczne |
| 1.15 | komunikacja |
| 1.16 | pom.gosp.z aneksem |
| 1.17 | pokój lekarski 3 |
| 1.18 | zaplecze socjalno-szatniowe |
| 1.19 | punkt poboru krwi |
| 1.20 | gabineł masażu |
| 1.21 | korytarz z poczekalnią |
| 1.22 | wiatrotrap 2 |
| 1.23 | korytarz 2 |
| 1.24 | sala fizykoterapii |
| 1.25 | sala kinezyterapii |
| 1.26 | zaplecze szatniowe kinezyter. |
| 1.27 | przedsiónek |
| 1.28 | WC |
| Razem | |

ZESTAWIENIE WYPOSAŻENIA

- 1 – muszla klozetowa
- 2 – bidet
- 3 – umywalka
- 4 – suszarka/podajnik ręczników
- 5 – pojemnik na zużyte ręczniki
- 6 – punkt czerpania wody 1/2"
- 7 – zlewozmywak
- 8 – krzesło
- 9 – krzesło zespolone
- 10 – fotel biurowy
- 11 – stół
- 12 – blat/szafka kuchenna z wyposażeniem
- 13 – szafka odzieży roboczej
- 14 – szafa gospodarcza
- 15 – szafka odzieży zewnętrznej
- 16 – szafa na brudne ręczniki
- 17 – szafa na czyste ręczniki
- 18 – waga osobowa – lekarska ze wzrostomierzem
- 19 – negatoskop L-110
- 20 – biurko lekarskie
- 21 – biurko/biut biurowy z zabudową
- 22 – parawan
- 23 – fotel ginekologiczny
- 24 – krzesło obrotowe
- 25 – ławka
- 26 – stółk do narzędzi SNHL-01
- 27 – aparat do elektrochirurgii
- 28 – stółk na leki podręczne
- 29 – szafa lekarska na leki i opatrunki
- 30 – stółk zabiegowy-asystor
- 31 – szafka z blatem laminowanym
- 32 – autoklaw medyczny
- 33 – kasetka do badań 80x200
- 34 – lodówka
- 35 – zasobnik na zestaw przeciwwstrząsowy
- 36 – pojemnik na odpady
- 37 – szafa kartotekowa
- 38 – wieszak ścienny odzieży zewnętrznej
- 39 – szafka 40x40 cm
- 40 – parawan
- 41 – lampa bakteriobójcza
- 42 – szafa na jednorozowy sprzęt medyczny
- 43 – pisuar

LEGENDA:
CENTRALNE OGRZEWANIE
Wymienić istn. grzejniki w pom. 1.20 i 1.24

| | | | |
|---|---|----------------|--------------|
| PF Computer Technology 64-030 Śmigiel, ul.Matejki 8, tel./fax (0-65) 518-02-72 | | Skala 1:100 | NR RYS. 5 |
| Obiekt: | Przebudowa budynku szkolnego na zespół przychodni | | |
| Lokalizacja: | ul. Mickiewicza 2, Śmigiel, działka nr 509 | | |
| Inwestor: | SP ZOZ w Kościanie, ul. Szpitalna 7, 64-000 Kościan | | |
| Temat: | Rzut parteru – instalacja centralnego ogrzewania | | |
| Projektant: | inz. Marian Feglarski upr.bud. proj. w spec. instal-inz. w zakr. instalacji i sieci sanitarnych nr 60/76/Lo, 706/85/Lo, 1278/89/Lo Członek WzIB nr ew. WKP/IS/0972/01 ul.Szkolna 8; 64-030 Śmigiel | | |
| Asystent: | mgr inz. Piotr Feglarski | | |
| Data: | wrzesień 2011 | | |

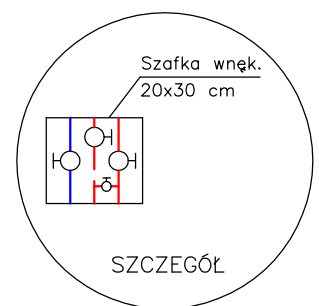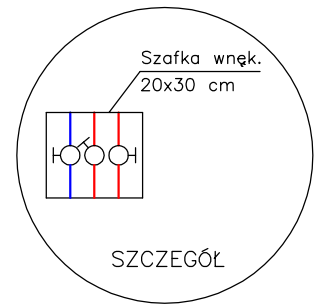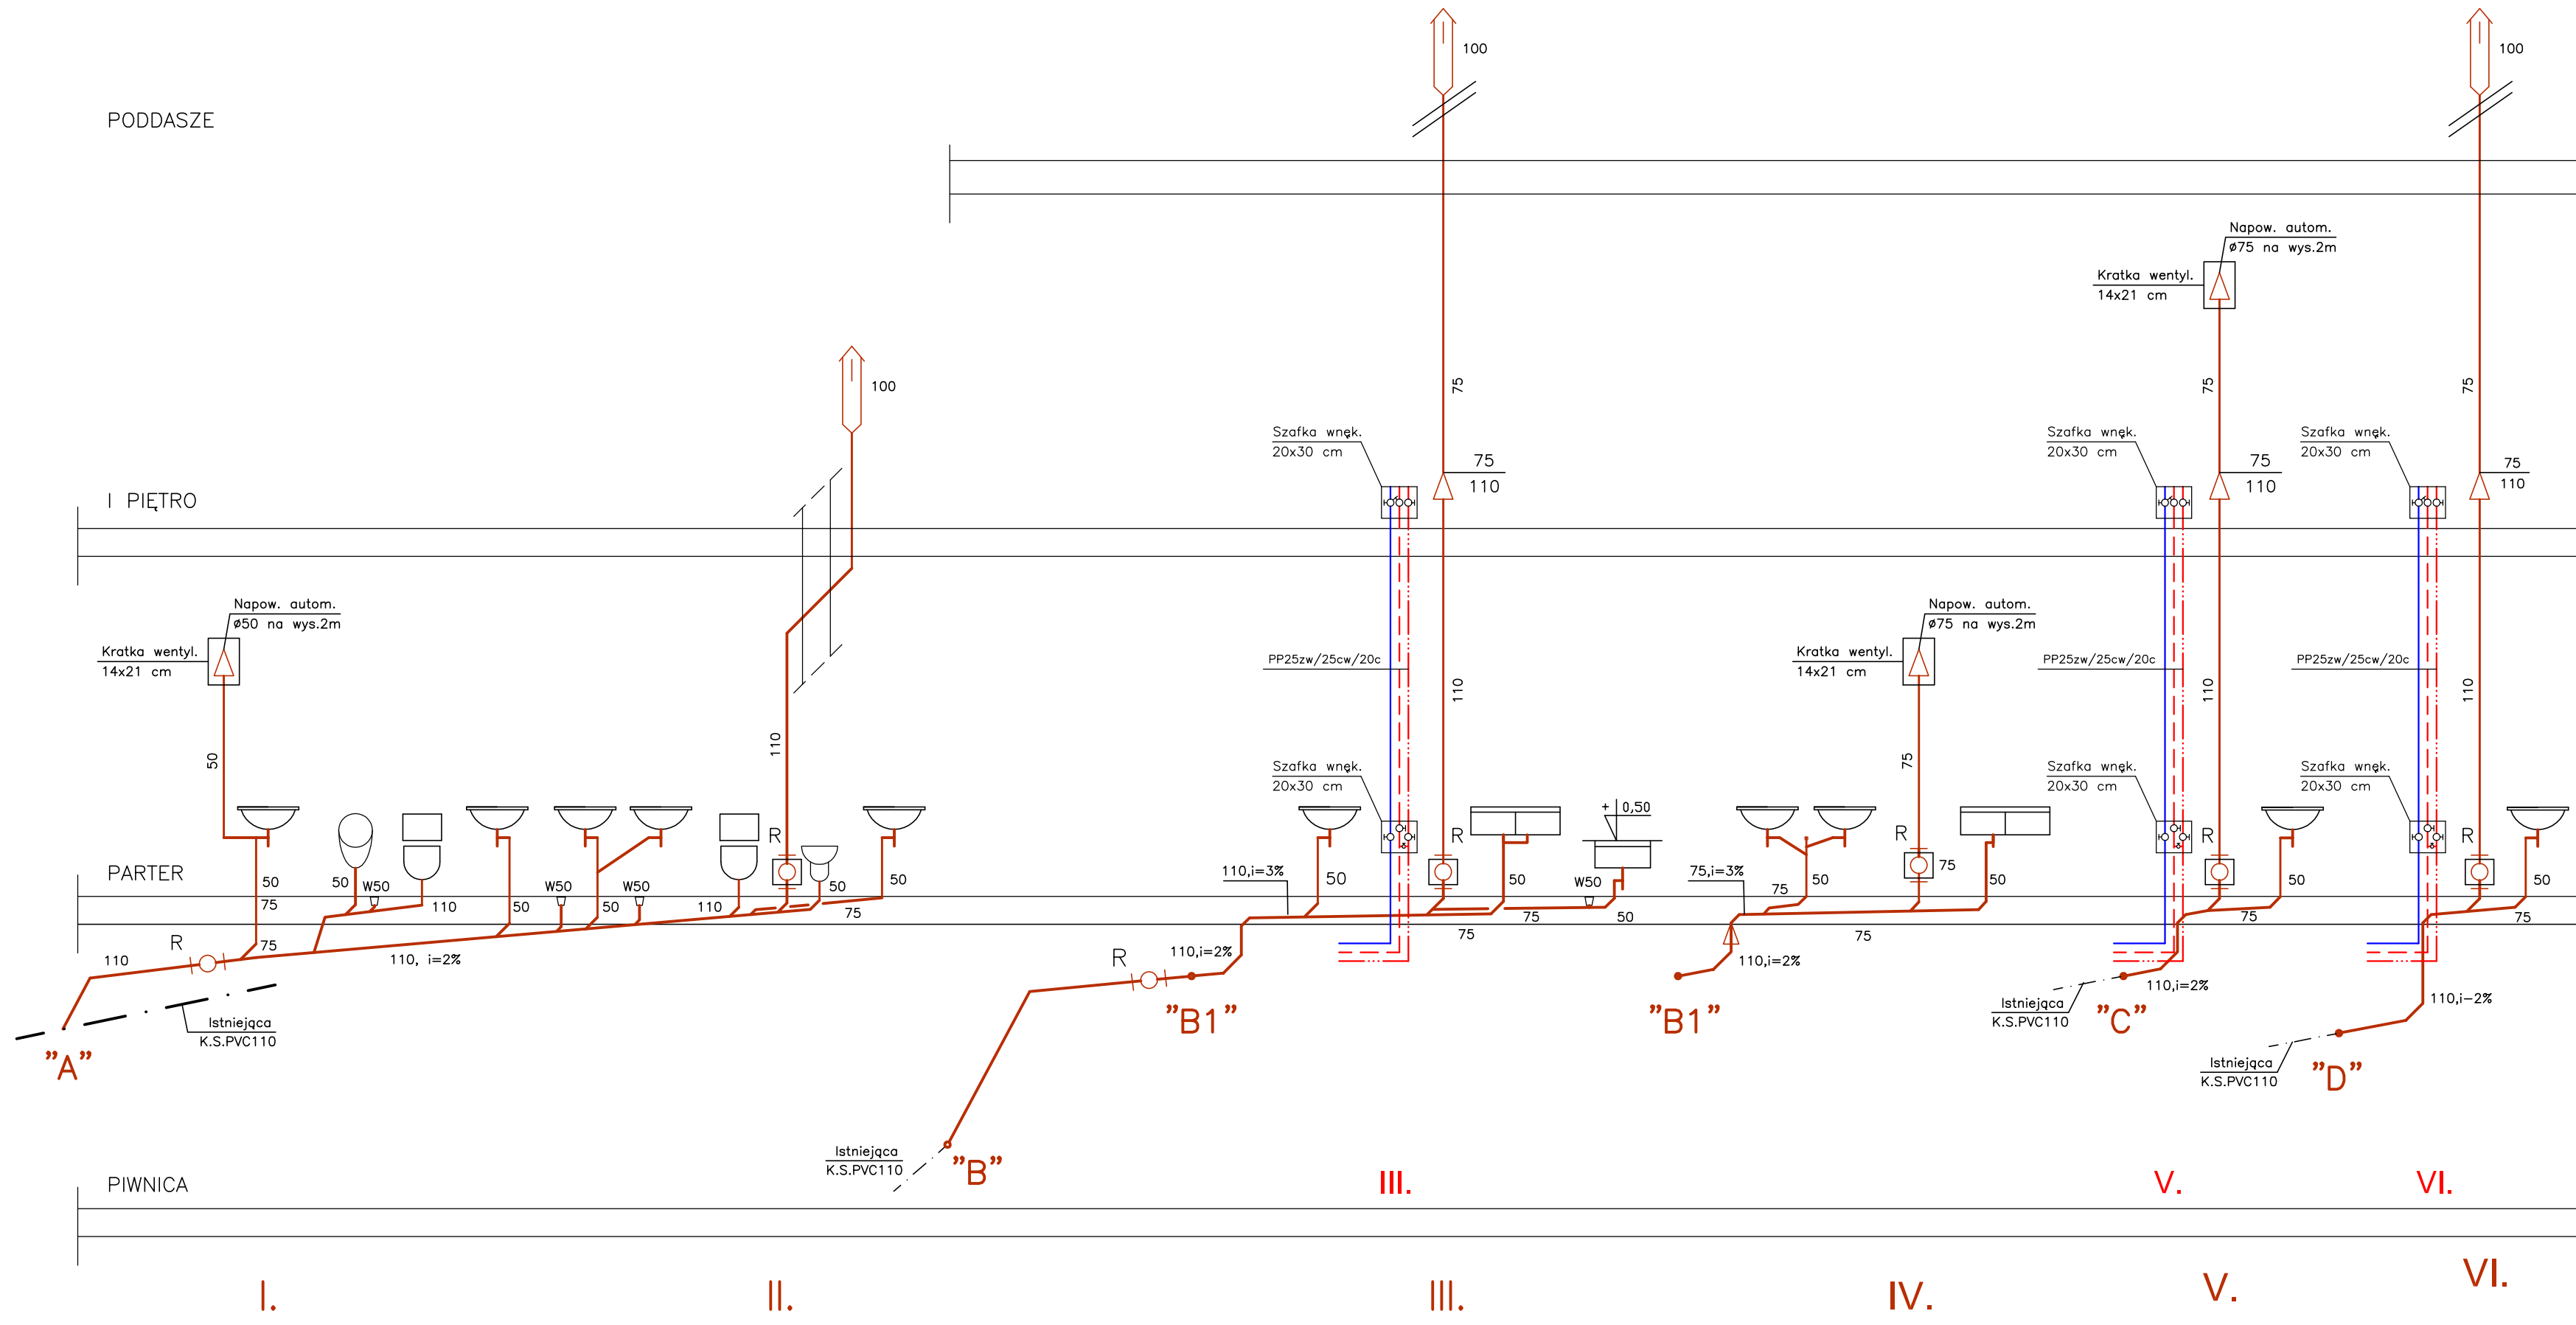

| | | |
|--|---|---------------|
| PF Computer Technology 64-030 Śmigiel, ul. Matejki 8, tel./fax (0-65) 518-02-72 | | |
| Objekt: | Przebudowa budynku szkolnego na zespół przychodni | |
| Lokalizacja: | ul. Mickiewicza 2, Śmigiel, działka nr 509 | |
| Inwestor: | SP ZOZ w Koscianie, ul. Szpitalna 7, 64-000 Koscian | |
| Temat: | Rozwinięcie instalacji kanalizacyjnej | |
| Projektant: | inz. Marian Feglarski upr.bud. proj. w spec. instal-inz. w zakr. instalacji i sieci sanitarnych nr 60/76/Lo, 706/85/Lo, 1278/89/Lo Członek WIIIB nr ew. WKP/IS/0972/01 ul. Szkolna 8; 64-030 Śmigiel | Skala 1:50 |
| Asystent: | mgr inż. Piotr Feglarski | NR RYS. 6 |
| Data: | wrzesień 2011 | |