


LEGENDA:

- [CS] CENTRALA STERUJĄCA MERCOR
 - [PP] RĘCZNE URUCHOMIENIE SYSTEMU NAWIEWIERZANIA KLATKI
 - [PP] PRZYCIŚK PRZEWIETRZANIA
 - [SMPZ-2] SZAFKA ZASILAJĄCO-STERUJĄCA WENTYLATORÓW
 - [⚡] CZUJKA DYMU NP. DOR-4048
 - [⊕] miejsce doprowadzenia energii elektrycznej
- OCRONA OD PORAZEN:**
- przed dotykem bezpośrednim
 - izolacja robocza
 - przed dotykem pośrednim
 - szybkie samoczynne wyłączenie zasilania

ZASTRZEŻENIA PRAWNE
 BIURO PROJEKTOWE NIE ODPOWIADA ZA WYKORZYSTANIE NIEOSTATECZNYCH I NIEPEŁNYCH WERSJI PROJEKTU. WSZYSTKIE RYSUNKI POWINNY BYĆ ROZPATRYWANE RAZEM Z ODPWIEDNIMI OPRACOWANAMI BRANŻOWYMI. JAKO CAŁOŚĆ PROJEKTU NALEŻY ZROZUMIEĆ OPRACOWANIA PROJEKTOWE W FORMIE RYSUNKOWEJ I DOKUMENTACJI OPISOWA. MATERIAŁY OPISANE W PROJEKcie MOŻNA ZAMIANIĆ NA INNE, O NIE GORSZYCH PARAMETRACH TECHNICZNYCH I UŻYTKOWYCH, PO UZYSKANIU ZGODY PROJEKTANTA.

BIURO PROJEKTOWE ZASTRZEGA SOBIE PRAWO OKAZANIA PRÓBEK MATERIAŁÓW BUDOWLANYCH PRZEZ WYKONAWCĘ.

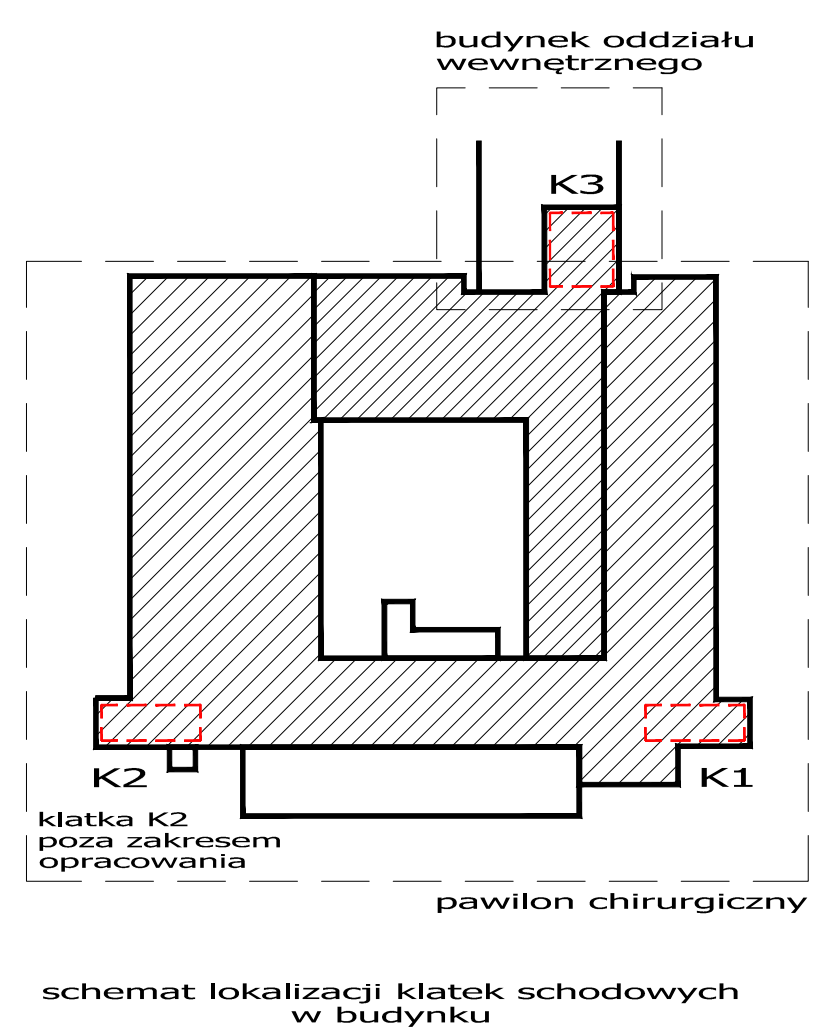

ROZBUDOWA I PRZEBUDOWA POMIESZCZEŃ SPZOZ W KOŚCIANIE NA ODDZIAŁ CHIRURGII I ORTOPEDII, BLOK OPERACYJNY, STERYLIZATORNIĘ ORAZ POMIESZCZENIE POMOCNICZYCH WRAZ Z DOBUDOWĄ SZYBU DŹWIGOWEGO I NADBUDOWĄ KLATKI SCHODOWEJ

Investor/ Adres budowy SAMODZIELNY PUBLICZNY ZESPÓŁ OPIEKI ZDROWOTNEJ W KOŚCIANIE UL. SZPITALNA 7, 64-000 KOŚCIAN	Branża WENTYLACJA ELEKTRYCZNA
Rys.Nr PW_N_05	Data opracowania 2012-04
PROJEKT WYKONAWCZY	Skala 1:100
Rysunek RZUT 3 PIĘTRA - BLOK OPERACYJNY ZABEZPIECZENIE PRZED ZADYMNIENIEM KLATEK SCHODOWYCH K1 I K3	Etap realizacji: Etap 1, Etap 2
Gł. projektant mgr inż.arch. Grzegorz Sadowski	Upr.bud.nr 78/86/Pw
INSTALACJA WENTYLACJI, KLIMATYZACJI	
Projektant mgr inż. Adam Gajewski	Upr.bud.nr KUP/0064/PWOS/05
Sprawdzający mgr inż. Błażej Panert	Upr.bud.nr KUP/0139/POOS/06
INSTALACJE ELEKTROENERGETYCZNE, TELETECHNICZNE	
Projektant inż. Grzegorz Chrapkowski	Upr.bud.nr 285/72Bg GP-KZ-7342/231/93
Sprawdzający inż. Krzysztof Żekoński	Upr.bud.nr WBPP-NB-7210/301/82
SPA Sadowski, Sadowska ul. Podlaska 13, 60-623 Poznań Telefon 048 61-84-84-190 Fax. 048 61-84-84-123 E-Mail: spa@spa-sadowski.pl Internet: http://www.spa-sadowski.pl	Numer strony

