


ZESTAWIENIE POMIESZCZEN

NR	POMIESZCZENIE	POSADZKA	POW. m ²
1.	GABINET LEKARSKI - POLISOMNOGRAFIA	WYKŁADZINA PCV	22,28
2.	PRAKOWNIA OCENY NEUROPATII I SZTYWNOŚCI TĘTNIC	WYKŁADZINA PCV	21,88
3.	REJESTRACJA Z POZCZEKAŁNIĄ	PLYTKI GRES	23,90
4.	GABINET LEKARSKI ULTRASONOGRAFII USG*	WYKŁADZINA PCV	23,87
5.	POMIESZCZENIE SANITARNE - WC	PLYTKI GRES	7,70
6.	GAB. LEK. (DIABETOLOGIA, HIPERTENSJOLOGIA, ANGIOLOGIA)	WYKŁADZINA PCV	21,56
7.	GABINET LEKARSKI - SPIROMETRIA	WYKŁADZINA PCV	21,56
8.	KOMUNIKACJA	PLYTKI GRES	50,25
9.			
RAZEM			192,80

UWAGA:

POMIESZCZENIA PIWNIC NIE MAJĄ MOŻLIWOŚCI PODŁĄCZENIA DO PRZEWODÓW WENTYLACJI GRANTYCYJNEJ DLAtego WYKONANO WENTYLACJĘ MECHANICZNĄ - PATRZ PROJEKT BRANŻOWY

- KS - KRATKA WENTYLACYJNA
- ZAWÓR ZE ZŁĄCZKĄ DO WIĘZA
- WPUST PODŁOGOWY
- NAWIEMNIK OKIENNY AUTOM.

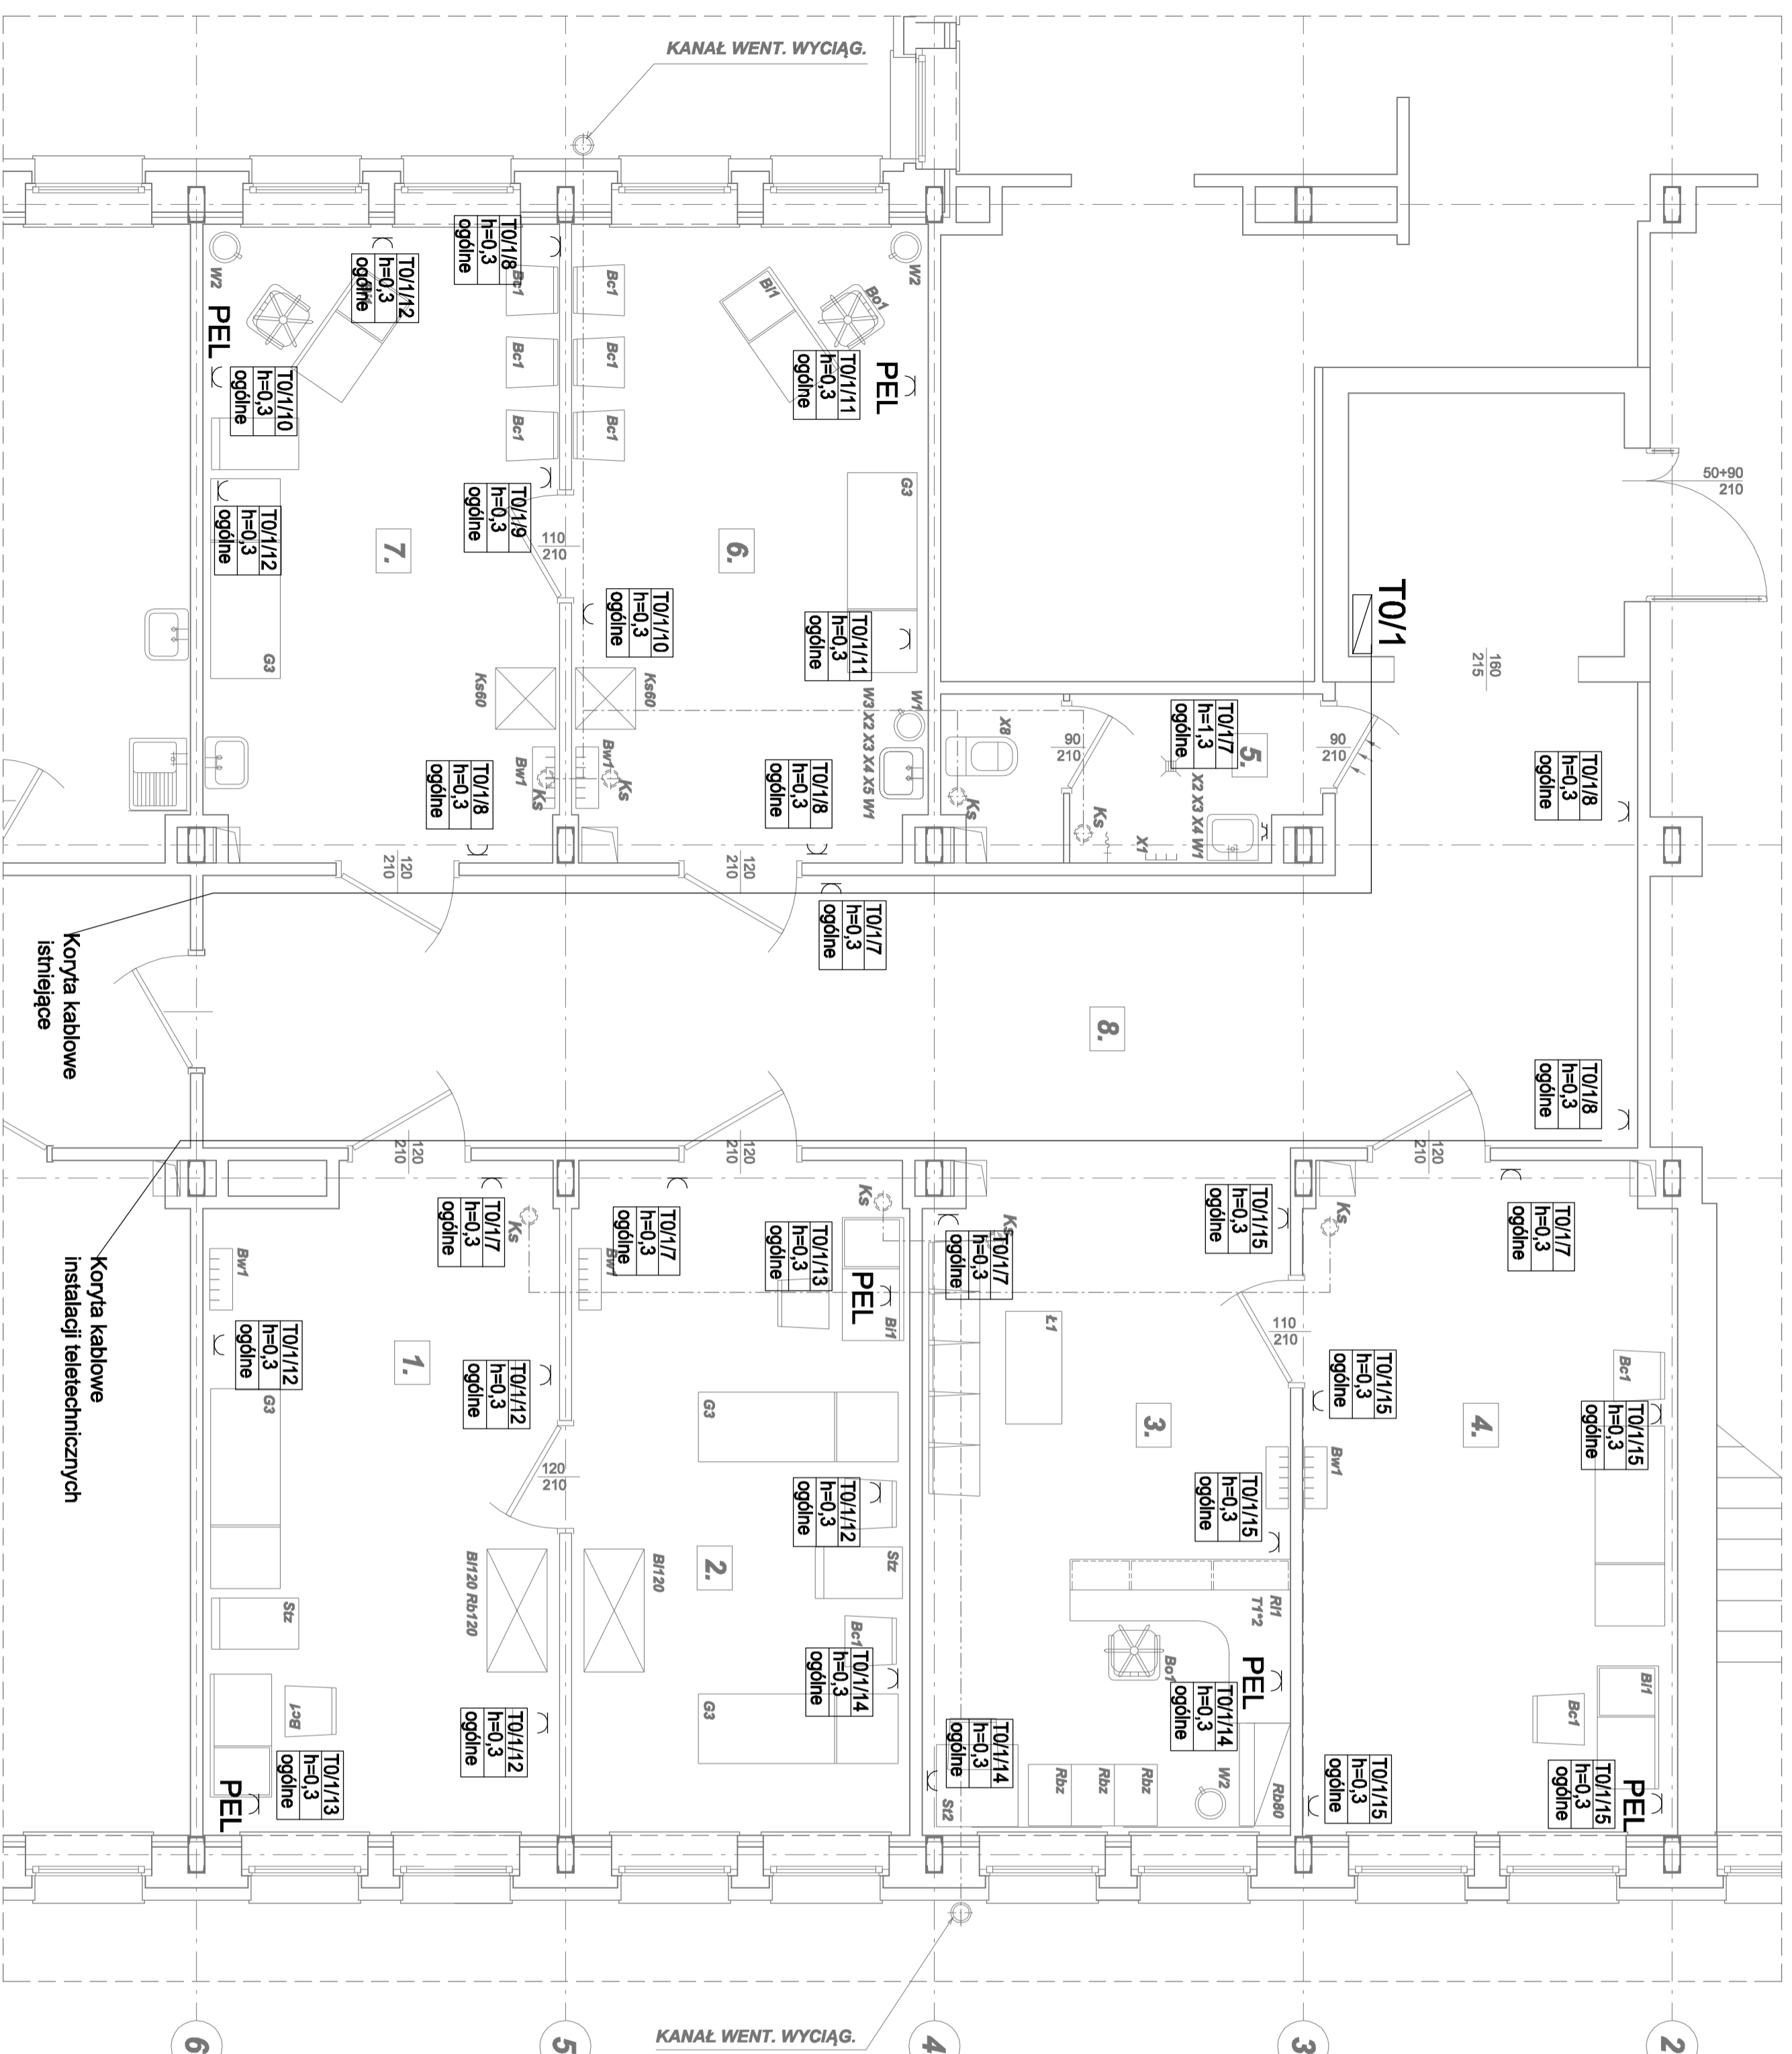

Adres: T0/3-nr tablicy/3-nr obwodu
 Wysokość montażu elementu
 Rodzaj elementu

USŁUGI PROJEKTOWE I POMOCNICZE BUDOWNICTWA
 < U.P. 11P Buda, Marek Gólkowski >
 64-000 Kosobud, Os. Jagiellońskie 13/3

Projekował: mgr inż. Wiesław Kapłon
 upr. nr WK/P/0385/PW/OE/09

Elektr.: mgr inż. Ryszard Miradecki
 upr. nr 328/78/PW

Sprawił: mgr inż. Ryszard Miradecki
 upr. nr 328/78/PW

SAMODZIELNY PUBLICZNY ZESPÓŁ OPIEKI ZDROWOTNEJ W KOSOBUDZIE
 ul. Szpitalna, 64-000 Kosobud

PROJEKT PRACOWNI DIAGNOSTYCZNYCH PIWNICA

Temat: **INSTALACJE SIŁOWE/TELETECHNICZNE**

PROJEKT BUDOWLANY

Skala: 1 : 50

Data opr.: 01.05.2015 r.

Nr rys.: **E-02**

Elektryczna

RG	OZNACZENIA-TECHNOLOGIA ELEKTRYCZNA
TO/1	- rozdzielnia główna istniejąca
TO/1	- tablica elektryczna 925x625x180 (wys x szer x gł)
PEL	-Punkty Elektryczno-Ogłedziny wyposażony w: -2 gniazda ogólne 16A/230V -2 gniazda dedykowane DATA 16A/230V -2 gniazda RJ45 okablowania strukturalnego -gniazdo wykłowe pojedyncze 16A/230V p/ł -gniazdo wykłowe pojedyncze 16A/230V p/ł IP44