


LEGENDA:

- COD - CENTRALA ODDYMIANIA
- ☒ - CZUJKA DYMU
- - PRZYCISK ODDYMIANIA
- ☐ - PRZYCISK PRZEWIETRZANIA

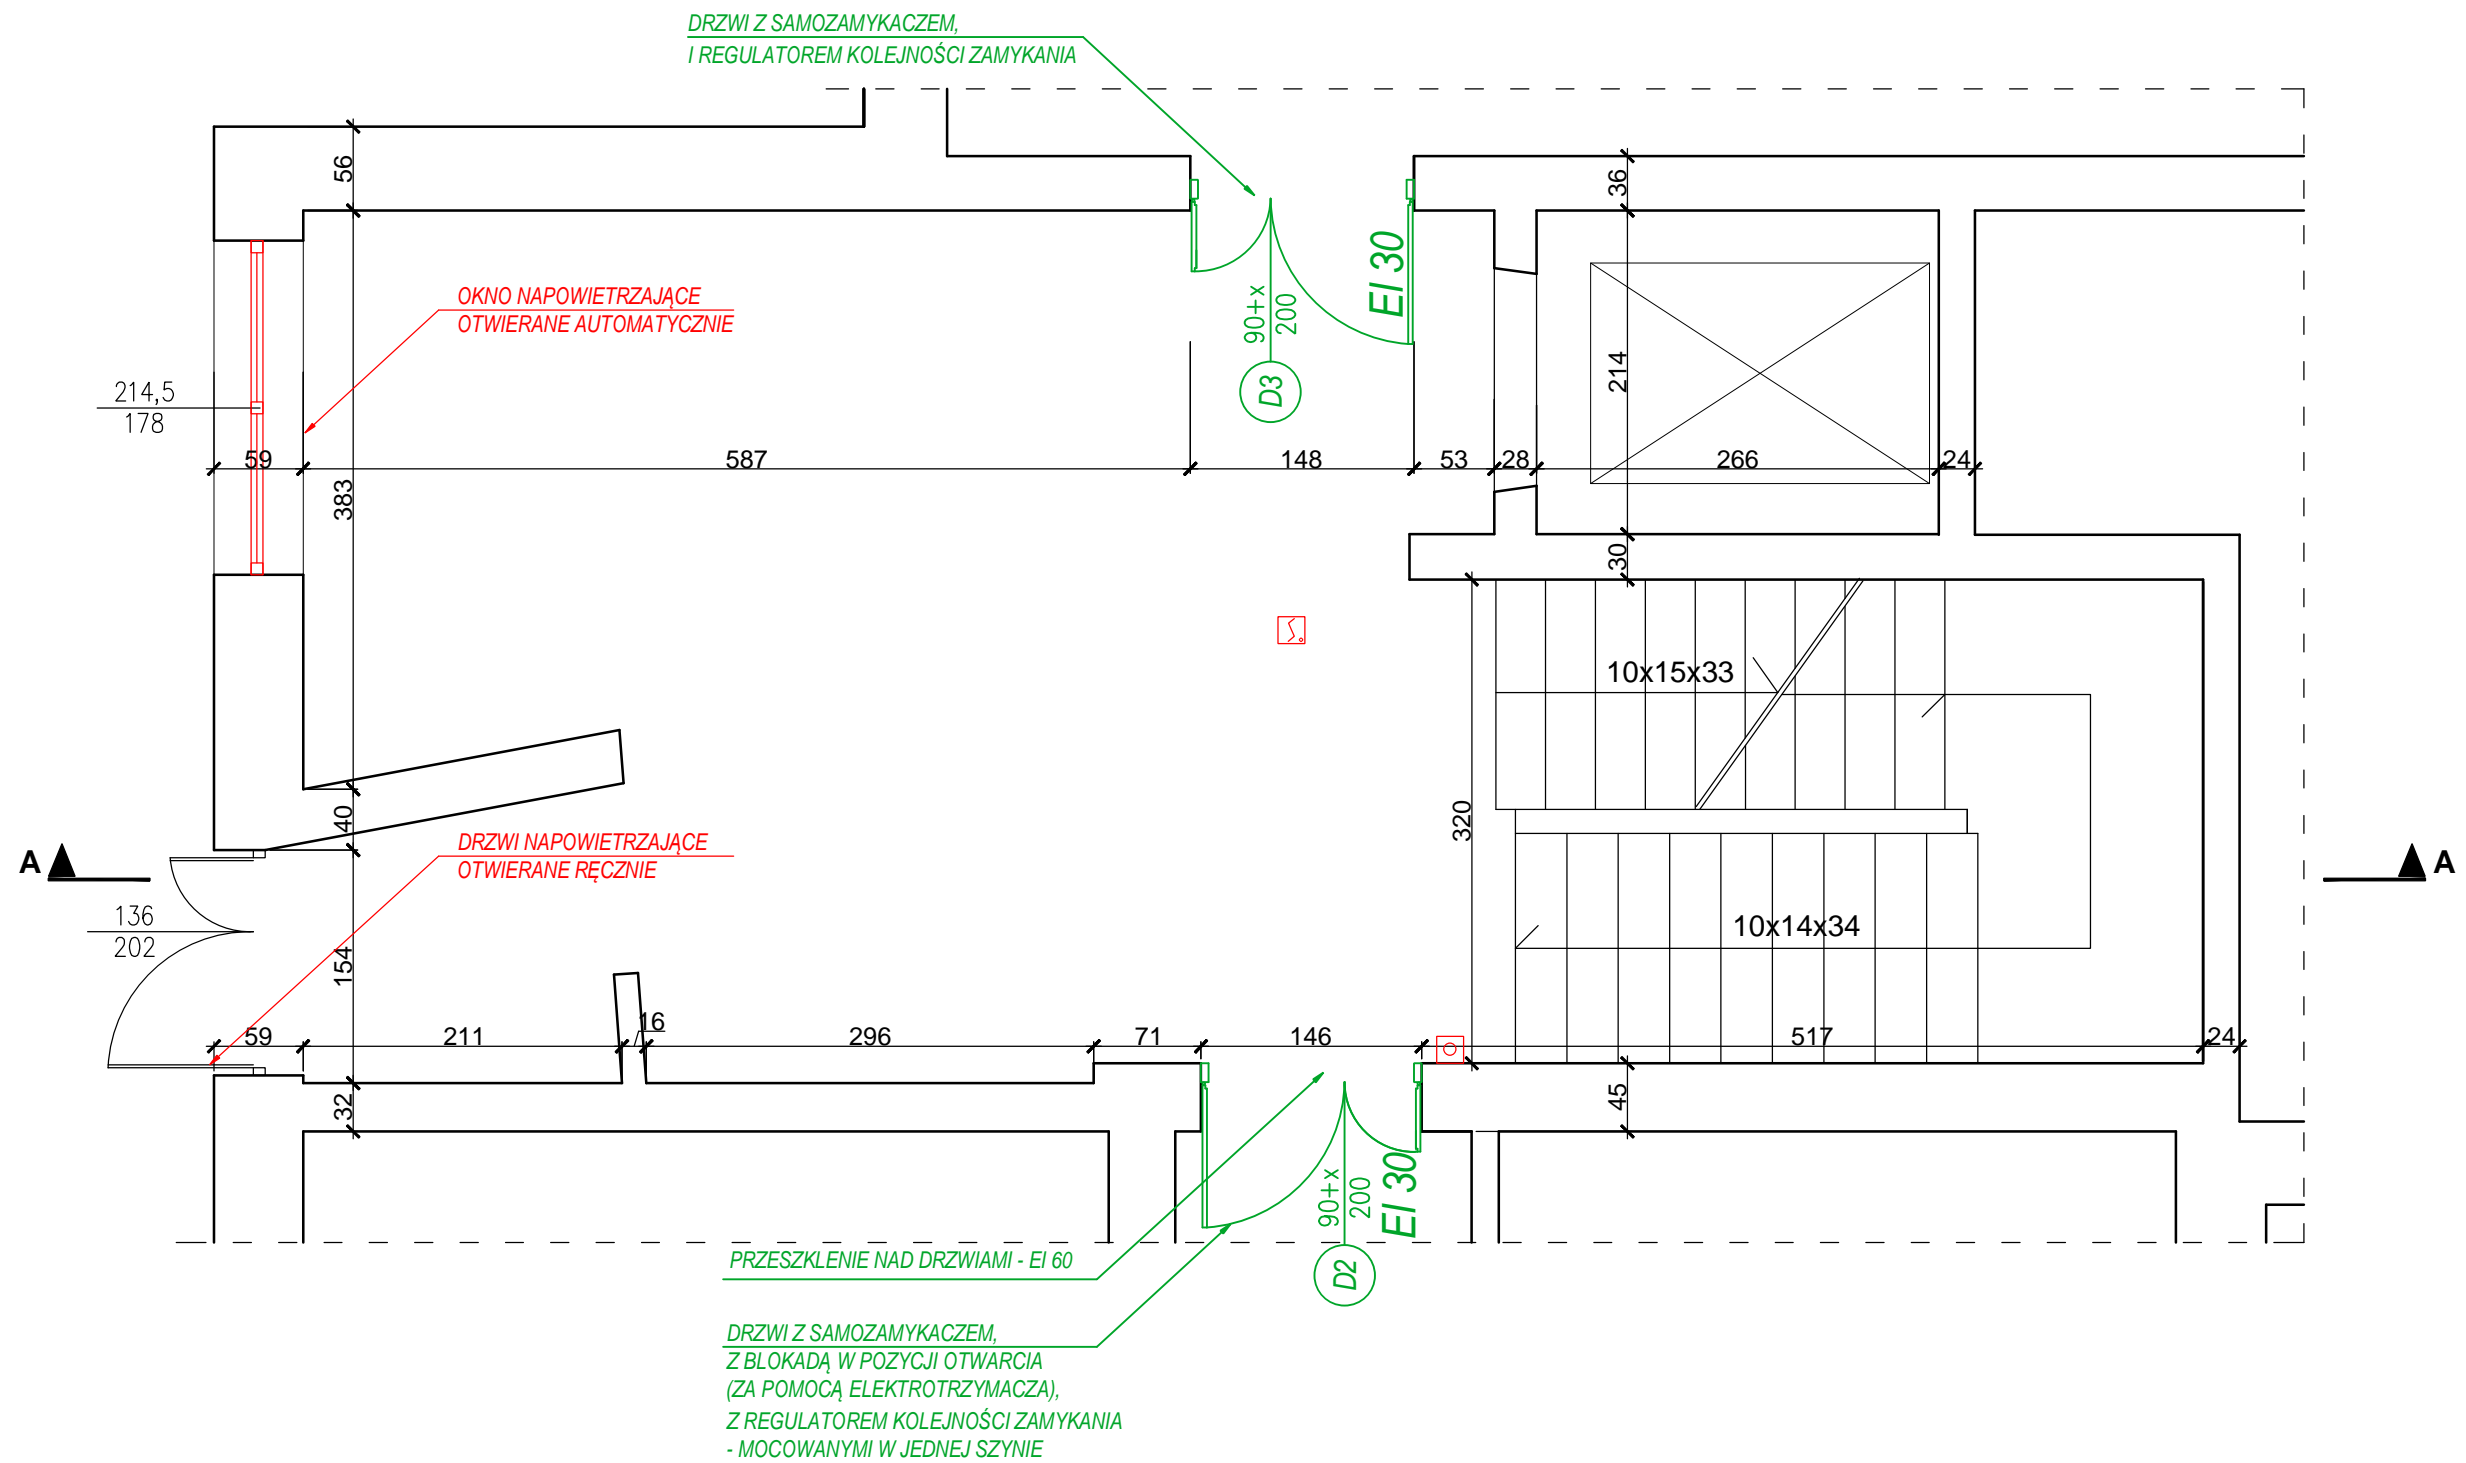

- WYKONANIE WG PROJEKTU ODDYMIANIA
- WYKONANIE WG PROJEKTU ARCHITEKTONICZNEGO

Obiekt: Samodzielny Publiczny Zespół Opieki Zdrowotnej w Kościanie ul. Szpitalna 7, 64-000 Kościan		JEDNOSTKA PROJEKTOWA J.P.PROJEKT Jacek Podyma ul. Polska 74, 60-401 Poznań		J.P.PROJEKT	
Inwestor: Samodzielny Publiczny Zespół Opieki Zdrowotnej w Kościanie ul. Szpitalna 7, 64-000 Kościan		mgr inż. Maciej Jonsik		Nazwa rysunku: <b>RZUT PARTERU</b>	
Stadium: PROJEKT WYKONAWCZY	Skala: 1:50	inż. Jacek Podyma		Nr rys.: R2	Rewizja: -
Branża: OCHRONA PRZECIWPÓŻAROWA	Data wydania: 07.2015r.			Skala: 1:50	